

ZARZĄDZENIE Nr 78/2013  
Wójta Gminy Masłów  
z dnia 10 maja 2013r.

w sprawie : wyrażenia zgody dla PGE Dystrybucja S.A., Oddział Skarżysko Kamienna, Al. M.J.Piłsudskiego 51, 26-110 Skarżysko-Kamienna, na lokalizację przyłącza napowietrznego niskiego napięcia oraz zabudowę złącza licznikowego na słupie projektowanym uwzględnionym w dokumentacji projektowej opracowanej przez firmę „STUDIOPROJEKT” Zbigniew Zieliński, ul. Ustronie 17a, 25-827 Kielce na działce gminnej nr 1009/3 do zasilania pompowni ścieków PL 3.2 zlokalizowanej na działce nr 1009/2 w miejscowości Masłów Drugi.

Na podstawie art. 7 ust. 1 pkt.1 ustawy z dnia 8 marca 1990 r. o samorządzie gminnym (tekst jednolity Dz.U. Nr 142 poz. 1591 z 2001 r.) zarządza się, co następuje:

§ 1.


Wyrażam zgodę dla PGE Dystrybucja S.A., Oddział Skarżysko Kamienna, Al. M.J.Piłsudskiego 51, 26-110 Skarżysko-Kamienna, na lokalizację przyłącza napowietrznego niskiego napięcia oraz zabudowę złącza licznikowego na słupie projektowanym uwzględnionym w dokumentacji projektowej opracowanej przez firmę „STUDIOPROJEKT” Zbigniew Zieliński, ul. Ustronie 17a, 25-827 Kielce na działce gminnej nr 1009/3 do zasilania pompowni ścieków PL 3.2 zlokalizowanej na działce nr 1009/2 w miejscowości Masłów Drugi, zgodnie z wnioskiem z dnia 09.05.2013r. przez firmę „KOSSEL TECHNOLOGIES”, Kostomłoty I ul. Podmiejska 102, 26-085 Miedziana Góra oraz planem trasy przedstawionym na załączniku graficznym nr 1 do niniejszego zarządzenia.

§ 2.

Wyrażenie zgody na dysponowanie nieruchomością na cele budowlane może być udzielone po przedstawieniu projektu budowlanego przyłącza.

§ 3.

Zarządzenie wchodzi w życie z dniem podpisania.

  
mgr inż. Ryszard Pazera

### Mapa do celów projektowych

obiekt: 0006 – Masłów Drugi, część działki 1009/3  
 gmina: 260409\_2 – Masłów  
 powiat: kielecki  
 województwo: świętokrzyskie

WÓJT GMINY  
 MASŁÓW  
 woj. świętokrzyskie

Skala: 1:500  
 Arkusz mapy zasadniczej: 7.144.18.14.3.1 A-5,6, B-5,6  
 L.k.s.rob. 627/2012

Załącznik Nr. 1 do decyzji  
 z dnia 10.05.2013r.  
 znak: Nr 78/2013

Układ współrzędnych "2000/21"  
 Układ wysokościowy Kronsztadt 1986

Kolorem czerwonym zaznaczono teren aktualizacji.

Zaktualizowano dnia 23.03.2013r.

Granice nieruchomości i konturów przyjęto z ewidencji gruntów.

Kolorem zielonym wkreślono projektowane sieci uzbrojenia terenu uzgodnione w ZUDP.


Nie wyklucza się istnienia w terenie innych nie wykazanych na niniejszej mapie urządzeń podziemnych, które nie były zgłoszone do inwentaryzacji lub o których brak informacji w instytucjach branżowych.

GeoPartner  
 usługi geodezyjne i kartograficzne  
 Konrad Sypowski  
 25-526 Kielce, ul. Chłopska 6/53  
 NIP 663 173 47 5 - Regon 260276781  
 Tel. 51 390 11 14

mgr inż. Mateusz Sagan  
 10.05.2013

10.05.2013  
 2337-94/2013

Z UP. STAROSTY  
 15.05.2013  
 mgr inż. Mateusz Sagan  
 Kierownik Powiatowego Ośrodka  
 Dokumentacji Geodezyjno-Kartograficznej

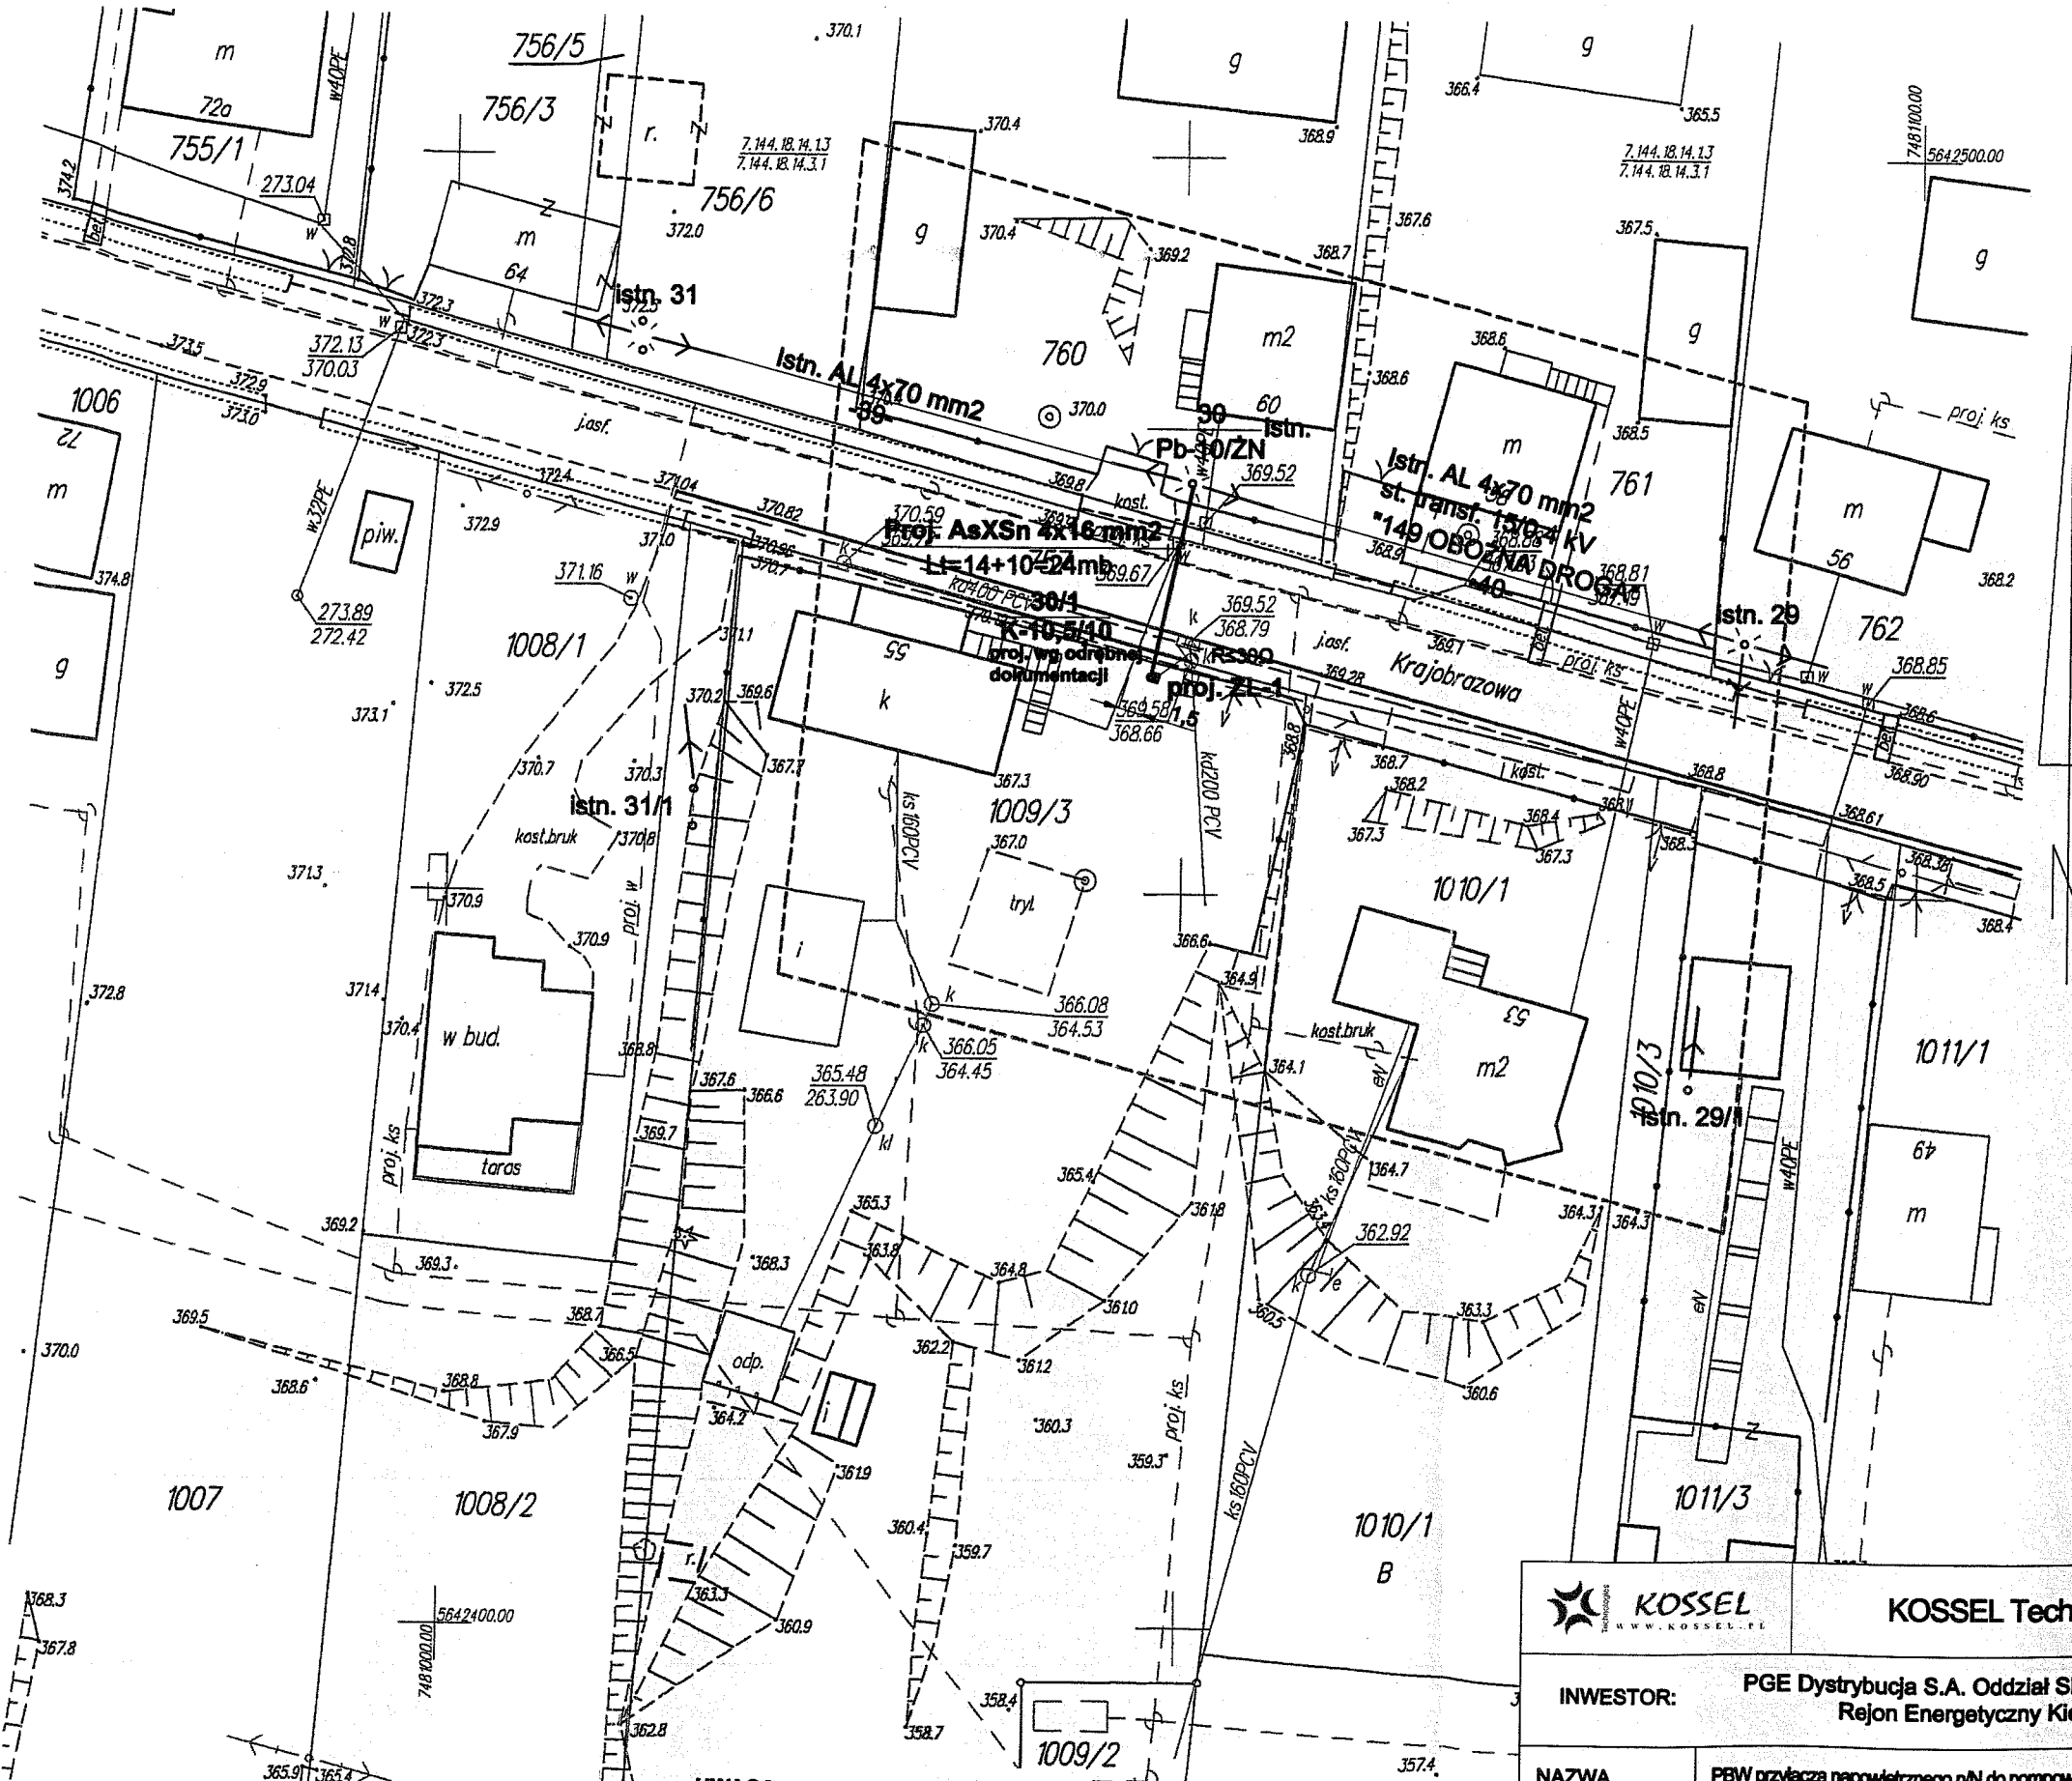

**UWAGA:**  
 Projektowany słup nr 30/1 ujęty został  
 w dokumentacji projektowej  
 opracowanej przez STUDIOPROJEKT  
 Zbigniew Zieliński.

<b>KOSSEL Technologies</b> <small>www.kosssel.pl</small>	
<b>INWESTOR:</b> PGE Dystrybucja S.A. Oddział Skarżysko-Kamienna Rejon Energetyczny Kielce	
<b>NAZWA RYSUNKU:</b>	PBW przyłącza napowietrznego nN do pompowni ścieków PL 3.2 w m-ści Masłów Drugi dz. nr 1009/2 - projekt zagospodarowania terenu
<b>PROJEKTOWAŁ:</b> Marek Osuch	upr. bud. nr 129/80 I KL 213/89
<b>OPRACOWAŁ:</b> mgr inż. Mateusz Sagan	Rys. nr: 1
<b>DATA:</b> kwiecień 2013r.	Skala 1:500

**OCHRONA OD PORAŻEŃ**  
**Samoczynne wyłączenie zasilania**  
**w układzie sieciowym TT**