

INWESTOR: PGE Dystrybucja S.A. Oddział Skarżysko-Kamienna
Rejon Energetyczny Kielce

NAZWA RYSUNKU: PBW przyłącza kablowego n/N do pompowni ścieków PT3 w m-ści Mąchocice Kapitulne dz. nr 444/1 - projekt zagospodarowania terenu

PROJEKTOWAŁ: Marek Osuch

 upr. bud. nr
129/80 i KL 213/89

OPRACOWAŁ: mgr inż. Mateusz Sagan

DATA: maj 2013r.

Skala 1:500

Rys. nr: 1

Mapa do celów projektowych

Skala 1:500

 woj. świętokrzyskie, pow. kielecki,
gm. Masłów,
obręb: 0008 Mąchocice Kapitulne dz. nr 383-cz
Secja: 7.144.19.21.1.4 C-4,5, B-4,5

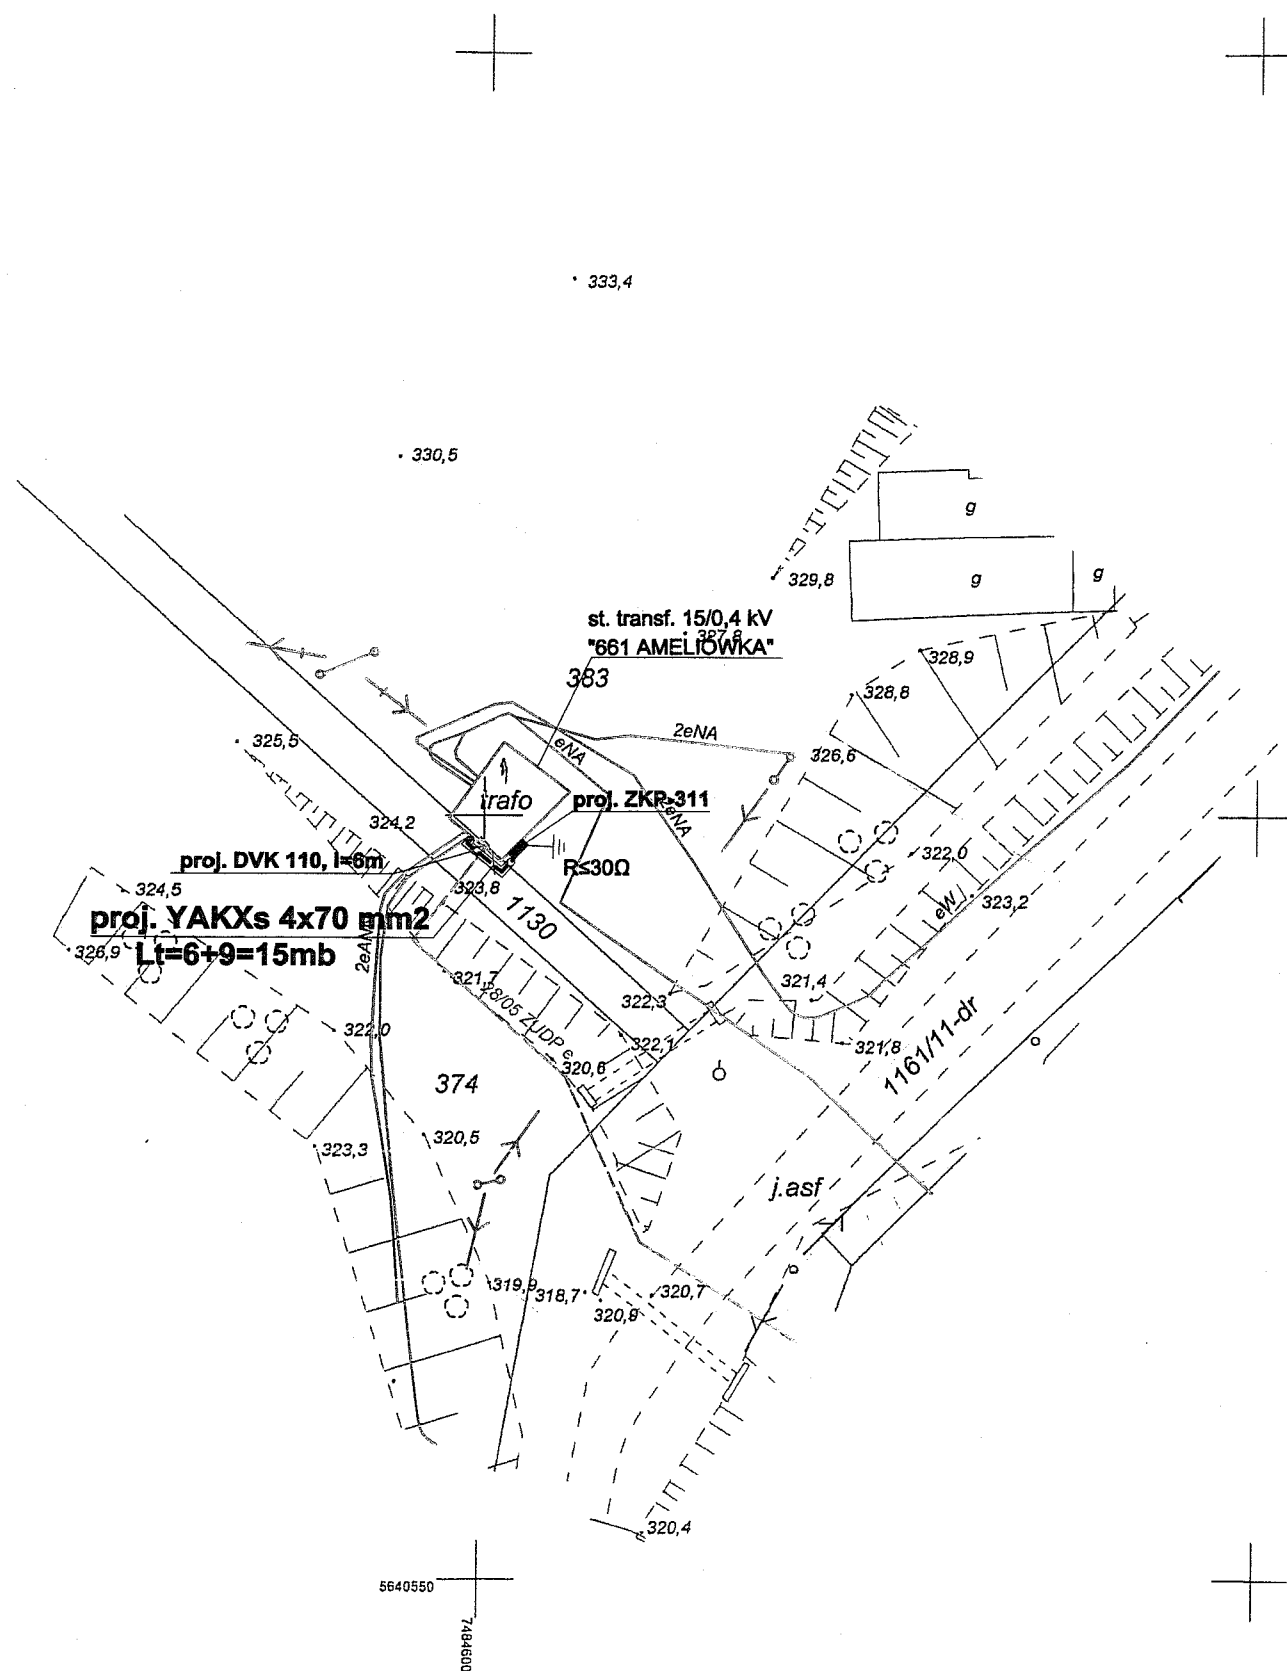
1. Wykonano w układach:
- poziomym "2000"
- pionowym "Kronstadt 1986"
2. Granice przyjęto z ewidencji gruntów.
3. Zbadano KW K11L/00011482/9, nie stwierdzono ujawnionych służebności gruntowych na przedmiotowej działce.
4. Nie wyklucza się w terenie istnienia urządzeń nie zgłoszonych do inwentaryzacji.
5. Wykonano 08-04-2013 r.

P.B. GEOTECHNIX
Leszek Zbrozarczyk-Ryleli
26-065 Piekoszów, Lubno 8a
NIP 959-128-07-79
tel. 798-567-400

 inż. Katarzyna Ryleli
geodeta uprawiony
nr dopr. 20111

 1.0. KWI. 2013
2334-97/2013

 25. KWI. 2013
mgr inż. Zofia Stelmasińska
Kierownik Powiatowego Ośrodka
Dokumentacji Geodezyjnej i Kartograficznej

 URZĄD GMINY MASŁÓW
woj. świętokrzyskie
26-001 MASŁÓW
REGON 000347113
Załącznik Nr..... do decyzji
z dnia 18.07.2013
znak: NR 118.12.013

OCHRONA OD PORAŻEŃ
Samoczynne wyłączenie zasilania
w układzie sieciowym TN-C