



WÓJT GMINY  
MASŁÓW  
woj. świętokrzyskie

Załącznik Nr 1  
do Zarządzenia Nr 1261/2014  
Wójta Gminy Masłów  
z dnia 24.06.2014r.

PROJEKT ZAGOSPODAROWANIA TERENU  
Przebudowa napowietrznej linii 15kV - ETAP II  
m. Wiśniówka, Dąbrowa gm. Masłów

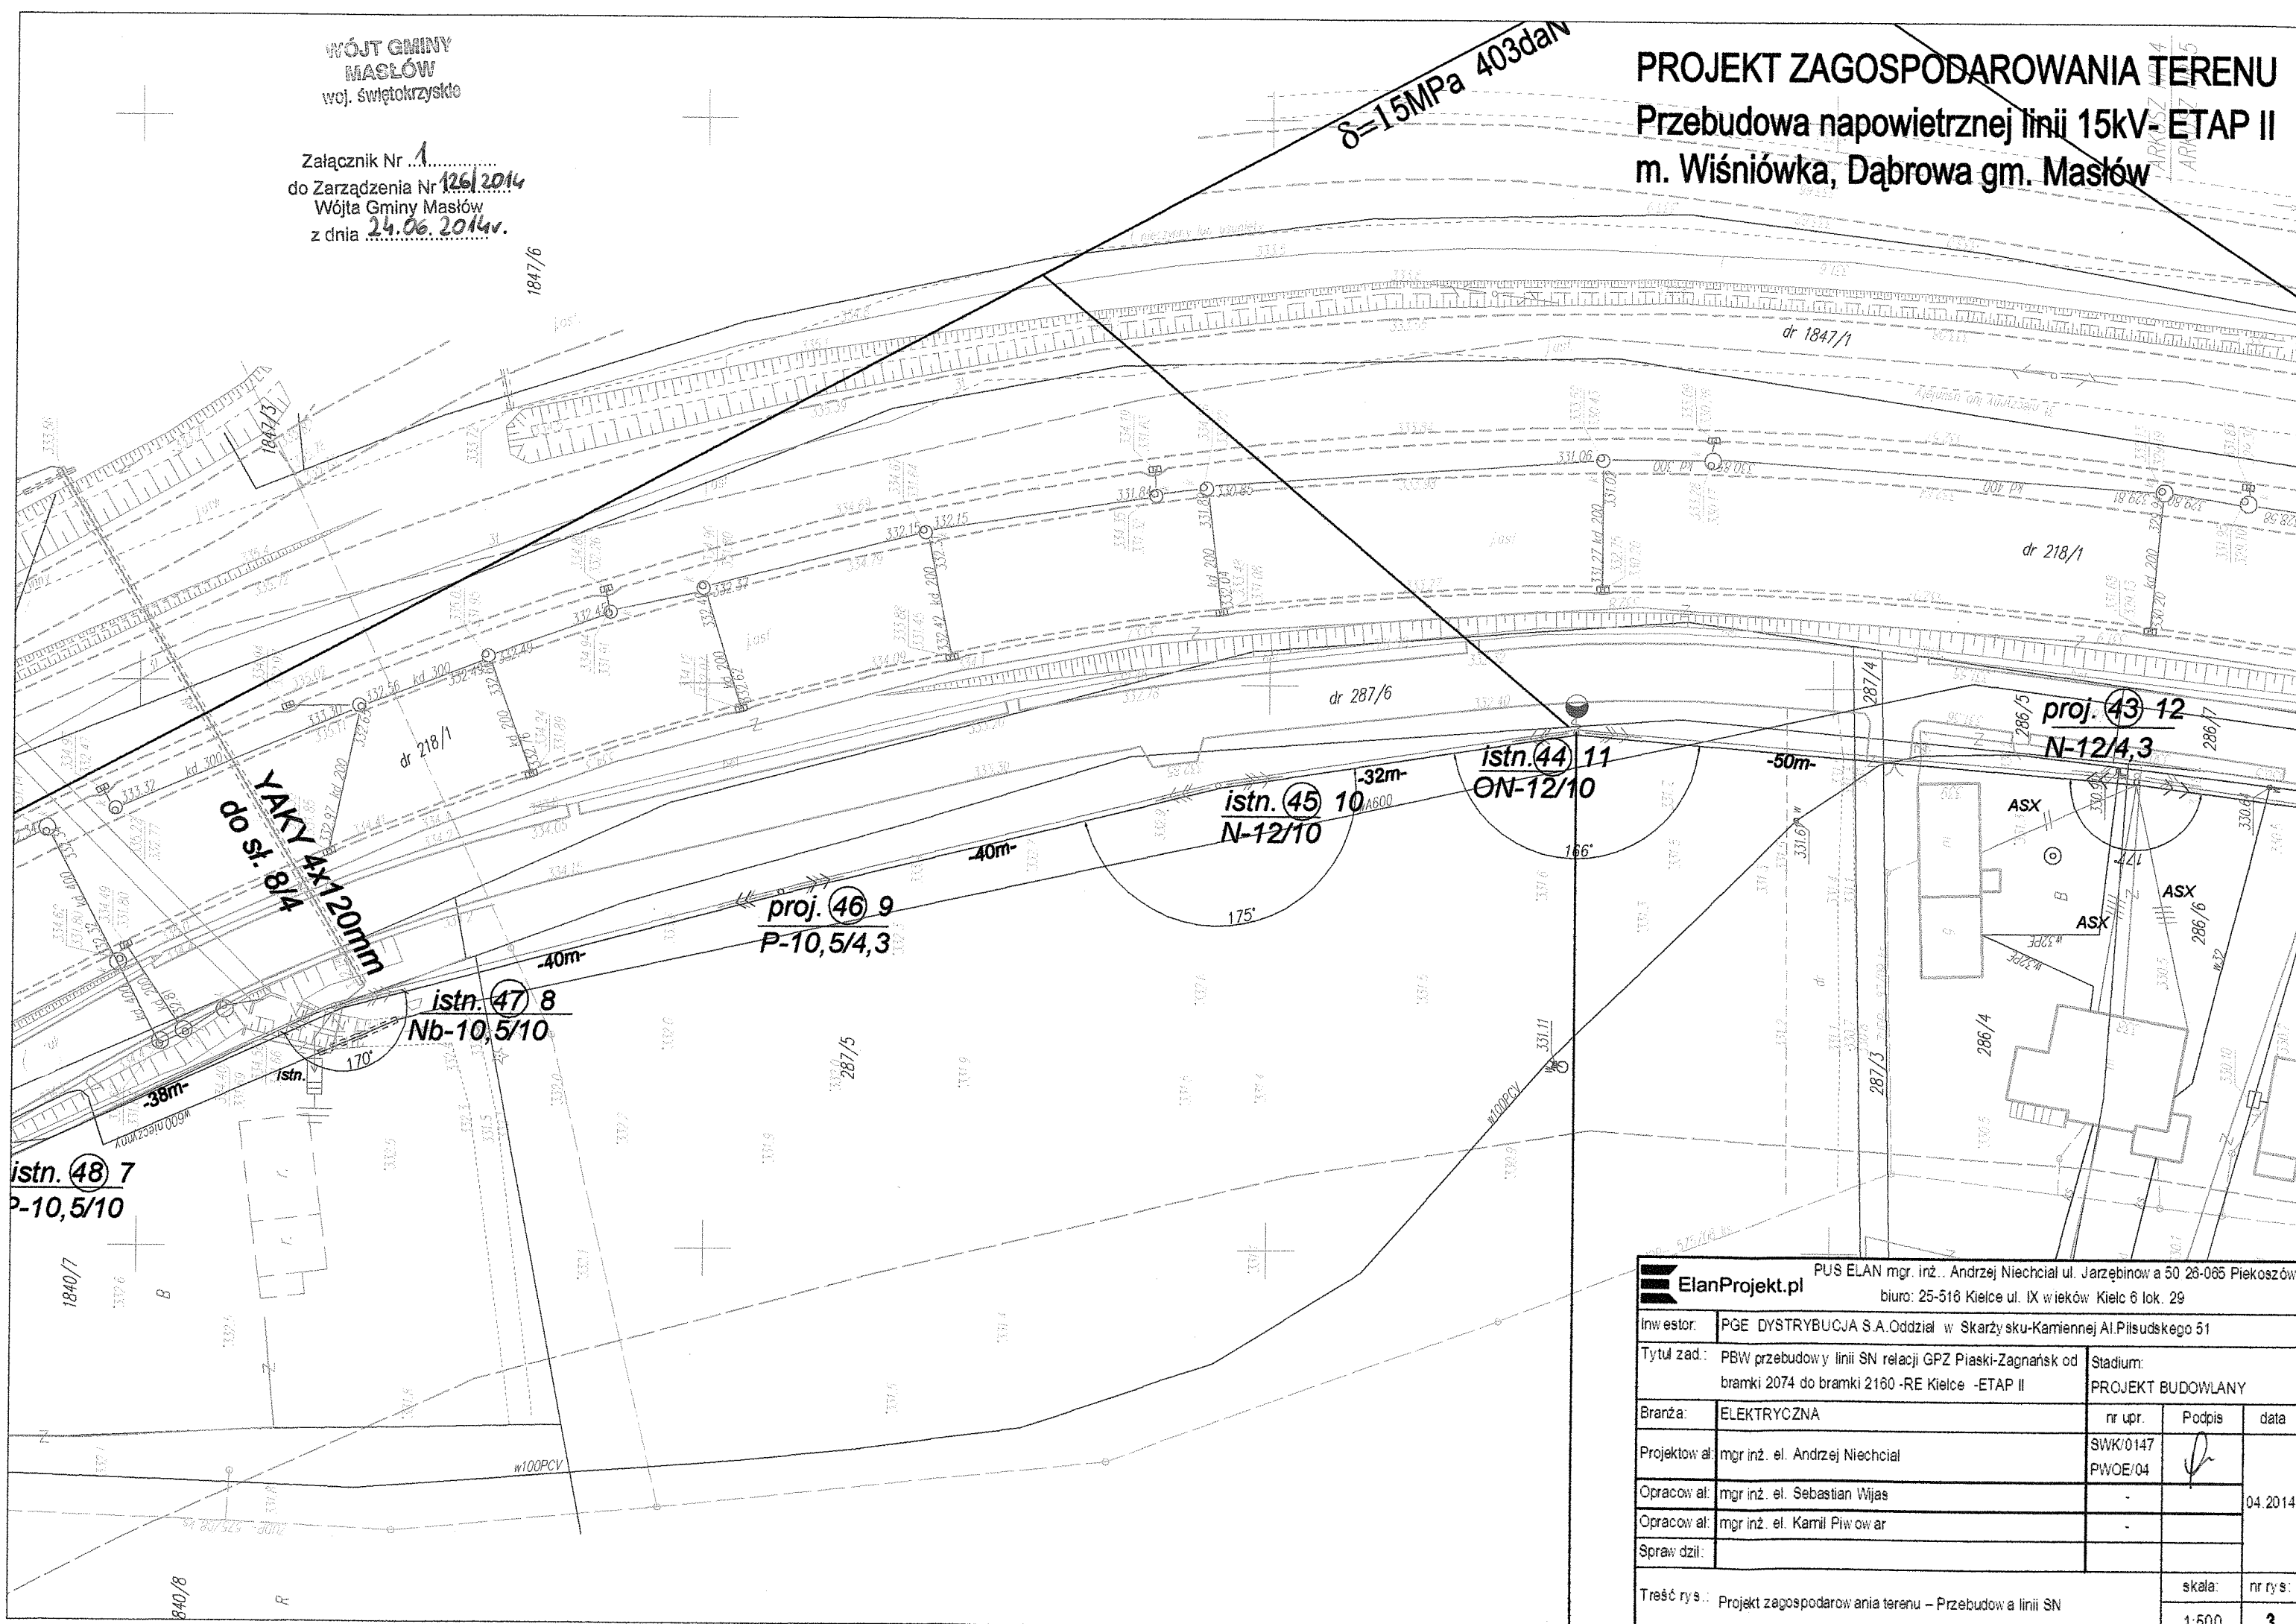

<b>ElanProjekt.pl</b> PUS ELAN mgr. inż. Andrzej Niechcial ul. Jarzębinowa a 50 26-065 Piekoszów biuro: 25-516 Kielce ul. IX wieków Kielc 6 lok. 29		
Inwestor: PGE DYSTRYBUCCJA S.A Oddział w Skarżysku-Kamiennej Al. Piłsudskiego 51	Tytuł zad.: PBW przebudowy linii SN relacji GPZ Piaski-Zagnańsk od bramki 2074 do bramki 2160 -RE Kielce -ETAP II	Stadium: PROJEKT BUDOWLANY
Branża: ELEKTRYCZNA	nr upr. SWK/0147 PWOE/04	Podpis:  data: 04.2014
Projektował: mgr inż. el. Andrzej Niechcial	Opracował: mgr inż. el. Sebastian Wijas mgr inż. el. Kamil Piwowar	Sprawdził:
Treść rys.: Projekt zagospodarowania terenu - Przebudowa linii SN		skala: 1:500 nr rys.: 3