


Załącznik Nr 1  
do Zarządzenia Nr 213/2014  
Wójta Gminy Masłów  
z dnia 19.11.2014

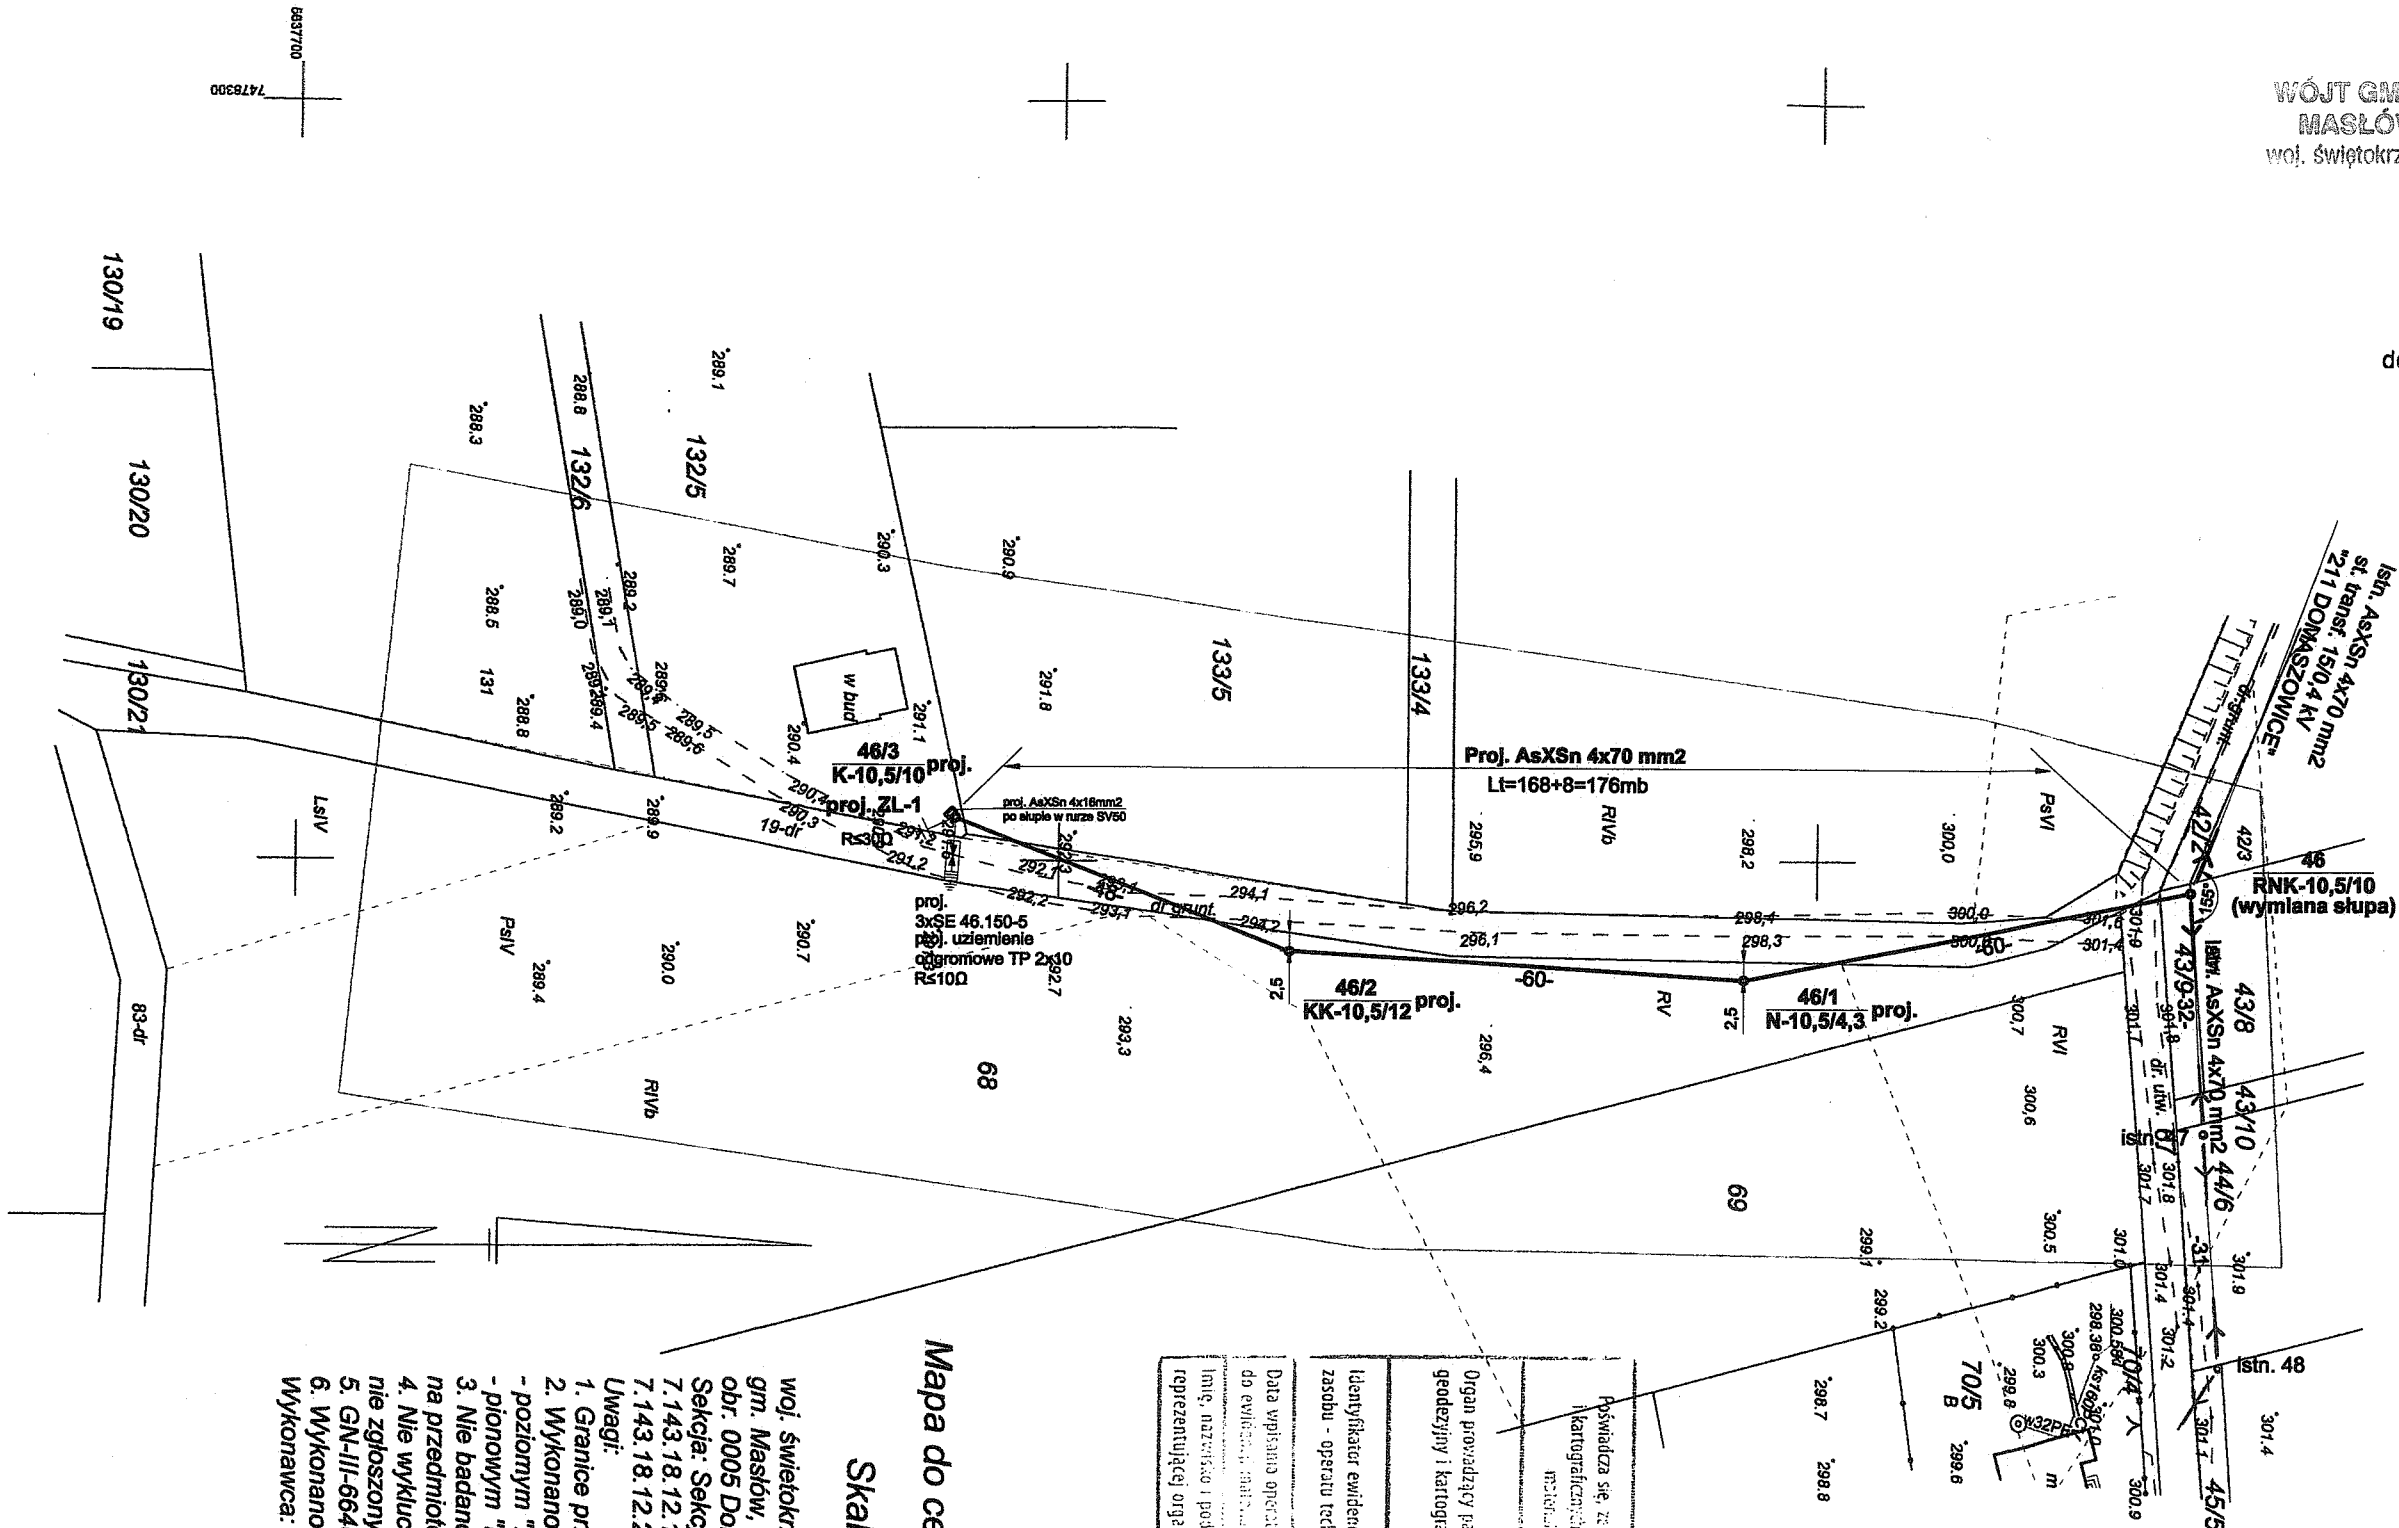

WOJTA  
mgr inż. Mateusz Sagan

**OCHRONA OD PORAŻEŃ  
Samoczynne wyłączenie zasilania  
w układzie sieciowym TN-C**

		<b>KOSSSEL Technologies</b>	
<b>INWESTOR:</b>		PGE Dystrybucja S.A. Oddział Skarżysko-Kamienna Rejon Energetyczny Kielce	
<b>NAZWA RYSUNKU:</b>		PBW przyłącza napowietrznego n/N do budynku mieszkalnego w m-ści Domaszowice dz. nr 132/5 - projekt zagospodarowania terenu	
<b>PROJEKTOWAŁ:</b>		Marek Osuch	upr. bud. nr 129/80 I KL 213/89
<b>OPRACOWAŁ:</b>		mgr inż. Mateusz Sagan	
<b>DATA:</b>		wrzesień 2014r.	Skala 1:1000 Rys. nr: 1

Powiada się, że niniejszy dokument został opracowany w wyniku prac geodezyjnych i kartograficznych, które zostały wykonane / zrealizowane przez operatora wpisany do ewidencji geodezyjnej i kartograficznej.	
Organ prowadzący państwowy zasób geodezyjny i kartograficzny	STAROSTWO POWIATOWE W KIELCACH Powiatowy Ośrodek Dokumentacji Geodezyjnej i Kartograficznej
Identyfikator ewidencyjny materiału zasobu - operator technicznego	P2604.2014.4005
Data wpisania operatu technicznego do ewidencji państwowego zasobu geodezyjnego i kartograficznego	17 WRZ 2014
Imię, nazwisko i podpis osoby reprezentującej organ	 mgr inż. Marcin Fortis

**Mapa do celów projektowych**

Skala 1:1000

woj. świętokrzyskie, pow. kielecki,  
gmn. Masłów,  
obr. 0005 Domaszowice cz. dz. nr 68 i 132/5  
Sektoria: 7.143.18.12.1.2 A-8, B-8, C-8, D-8, E-8,  
7.143.18.12.1.4 A-8, 7.143.18.12.2.3 A-1,  
7.143.18.12.2.1 A-1.2, B-1.2, C-1.2, D-1.2, E-1  
Uwagi:  
1. Granice przyjęło z ewidencji gruntów.  
2. Wykonano w układach:  
- poziomym "2000",  
- pionowym "Kronstadt 86"  
3. Nie badano KW pod kątem służebności gruntowych na przedmiotowych działkach.  
4. Nie wyklucza się istnienia w terenie urządzeń podziemnych nie zgłoszonych do Inwentaryzacji.  
5. GN-III-6640.3930.2014  
6. Wykonano w miesiącu lipcu 2014r.  
Wykonawca:

**P.B. GEOTECHNIKA**  
Kazek Zbroszczyk-Rylski  
26-066 Piekoszów, Lubno 9a  
NIP 959-128-07-79  
tel. 798-367-400

inż. Katarzyna Rylska  
geodeta uprawniony  
nr upr. 91111